


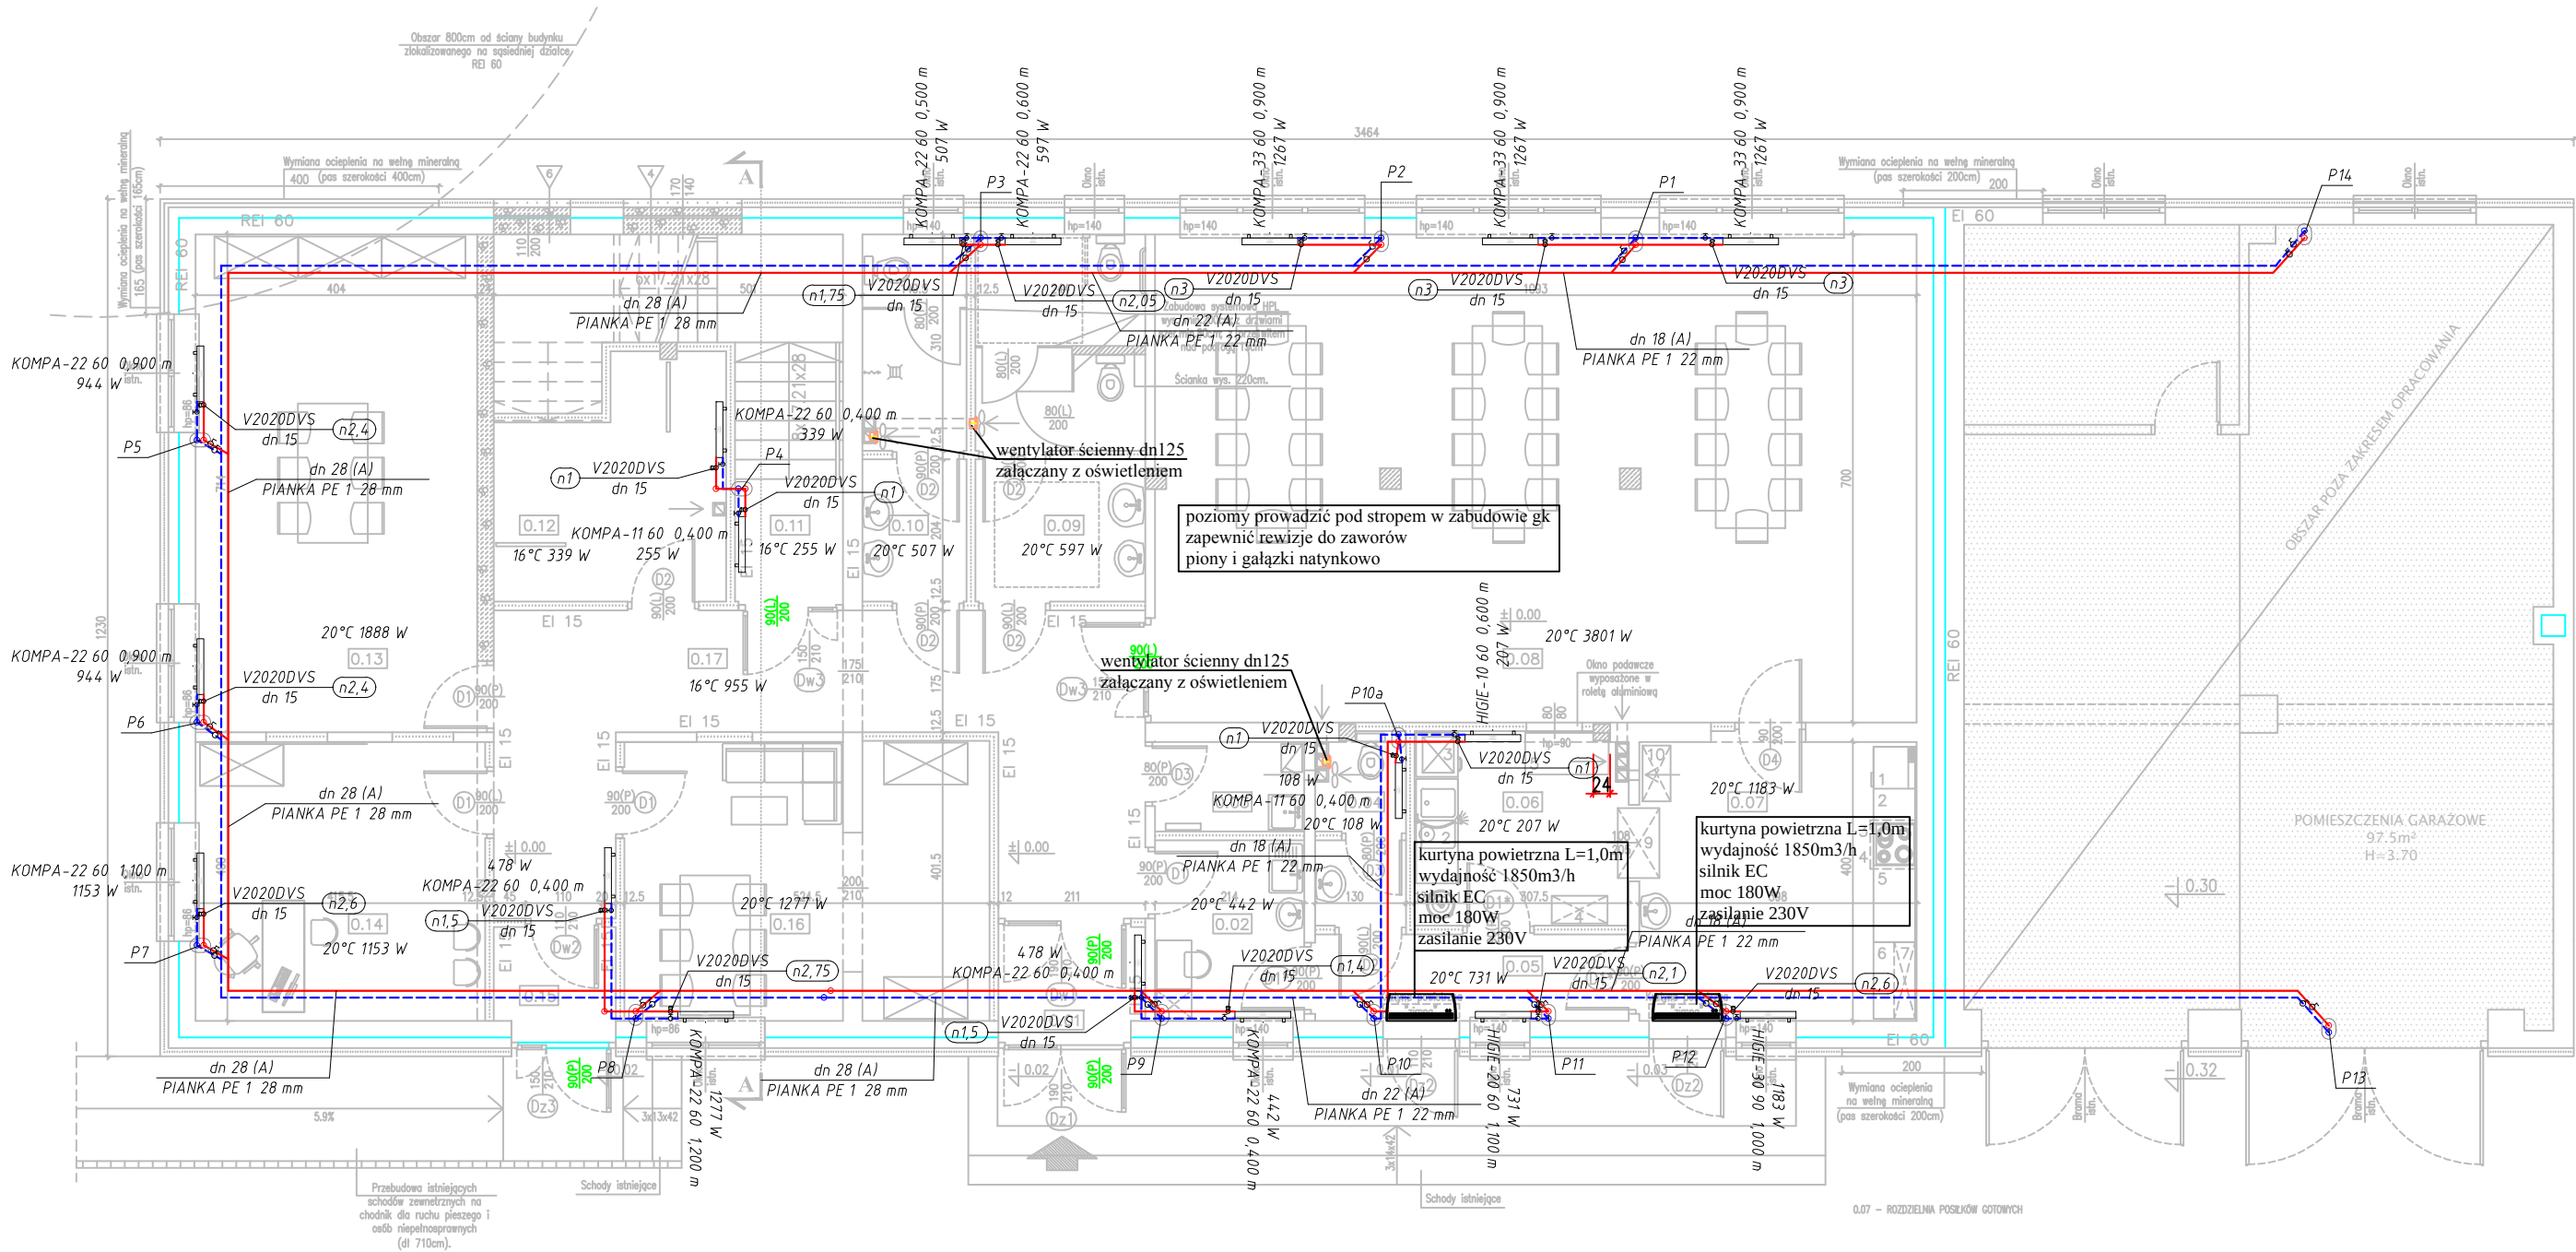

RZUT PARTERU


NR	NAZWA POMIESZCZENIA	POSADZKA	H [m]	POW.[m ²]
0.01	WIATROŁAP	plytki gresowe	3,00	3,50
0.02	POMIESZCZENIE SPOŁECZNE	plytki gresowe	2,50	3,55
0.03	POMIESZCZENIE PORZĄDKOWE	plytki gresowe	3,00	2,80
0.04	WC	plytki gresowe	2,50	3,55
0.05	KOMUNIKACJA	plytki gresowe	2,50	6,00
0.06	ZMYWALNIA	plytki gresowe	3,00	8,60
0.07	ROZDZIELNIA POSILKÓW GOTOWYCH	plytki gresowe	3,00	15,40
0.08	SALA SPOTKAŃ	plytki gresowe	3,00	76,55
0.09	WC DAMSKI / NIEPEŁNOSP.	plytki gresowe	2,50	12,60
0.10	WC MĘSKI	plytki gresowe	2,50	7,90
0.11	KLATKA SCHODOWA	plytki gresowe	2,20-6,15	13,40
0.12	SZATNIA	plytki gresowe	2,50	10,20
0.13	SALA WARSZTATOWA	plytki gresowe	3,00	29,35
0.14	GABINET	plytki gresowe	3,00	17,10
0.15	WIATROŁAP	plytki gresowe	2,50	2,80
0.16	SALA KOŁA GOSPODYŃ WIEJSKICH	plytki gresowe	3,00	20,70
0.17	KOMUNIKACJA	plytki gresowe	2,50	27,00
				261,00

Legenda:

- zasilanie c.o.
- - - powrót c.o.
- o zawór podpijonowy
- o zawór kulowy odcinający
- KOMBI-2+B dn 15 o2.25 typ zaworu i nastawa wstępna

Jednostka projektowa:	PROJEKTORIUM Anna Lis	ul. Graniczna 3/4 20-010 Lublin
Inwestor:	Gmina Jabłonna Jabłonna - Majątek 22 23-114 Jabłonna - Majątek	Data: IX 2017r.
Nazwa i adres inwestycji:	PRZEBUDOWA (MODERNIZACJA) REMIZY OSP W JABŁONNIE-MAJĄTEK NA POTRZEBY ŚWIETLICY ŚRODOWISKOWEJ I MIEJSCA SPOTKAŃ WRAZ Z ZAGOSPODAROWANIEM PLACU WOKÓŁ I WYPOSAŻENIEM OBREB: 8 JABŁONNA - MAJĄTEK, DZIAŁKA NR EWID. 228/5, JABŁONNA-MAJĄTEK 110D	Faza: PB Skala: 1:100 Nr rysunku: 01
Nazwa rysunku:	RZUT PODDASZA - INSTALACJA C.O.	
Imię i nazwisko / nr uprawnień	Specjalność:	Podpis:
Projektował: mgr inż. Łukasz Witkiewicz nr upr. LUB/0277/PWOS/12	sanitarna	
Sprawdził: mgr inż. Tomasz Wójtowicz nr upr. LUB/0001/PWOS/11	sanitarna	
Niniejszy projekt jest chroniony prawem autorskim. Kopiowanie, publikowanie oraz wykorzystanie projektu do jakichkolwiek innych celów bez wiedzy i zgody autorów jest zabronione na mocy Ustawy o Prawie Autorstwa i prawach pokrewnych z dnia 4 lutego 1994 r. (Dz.U.z 1994r., nr 24, poz.83)		

RZUT PODDASZA

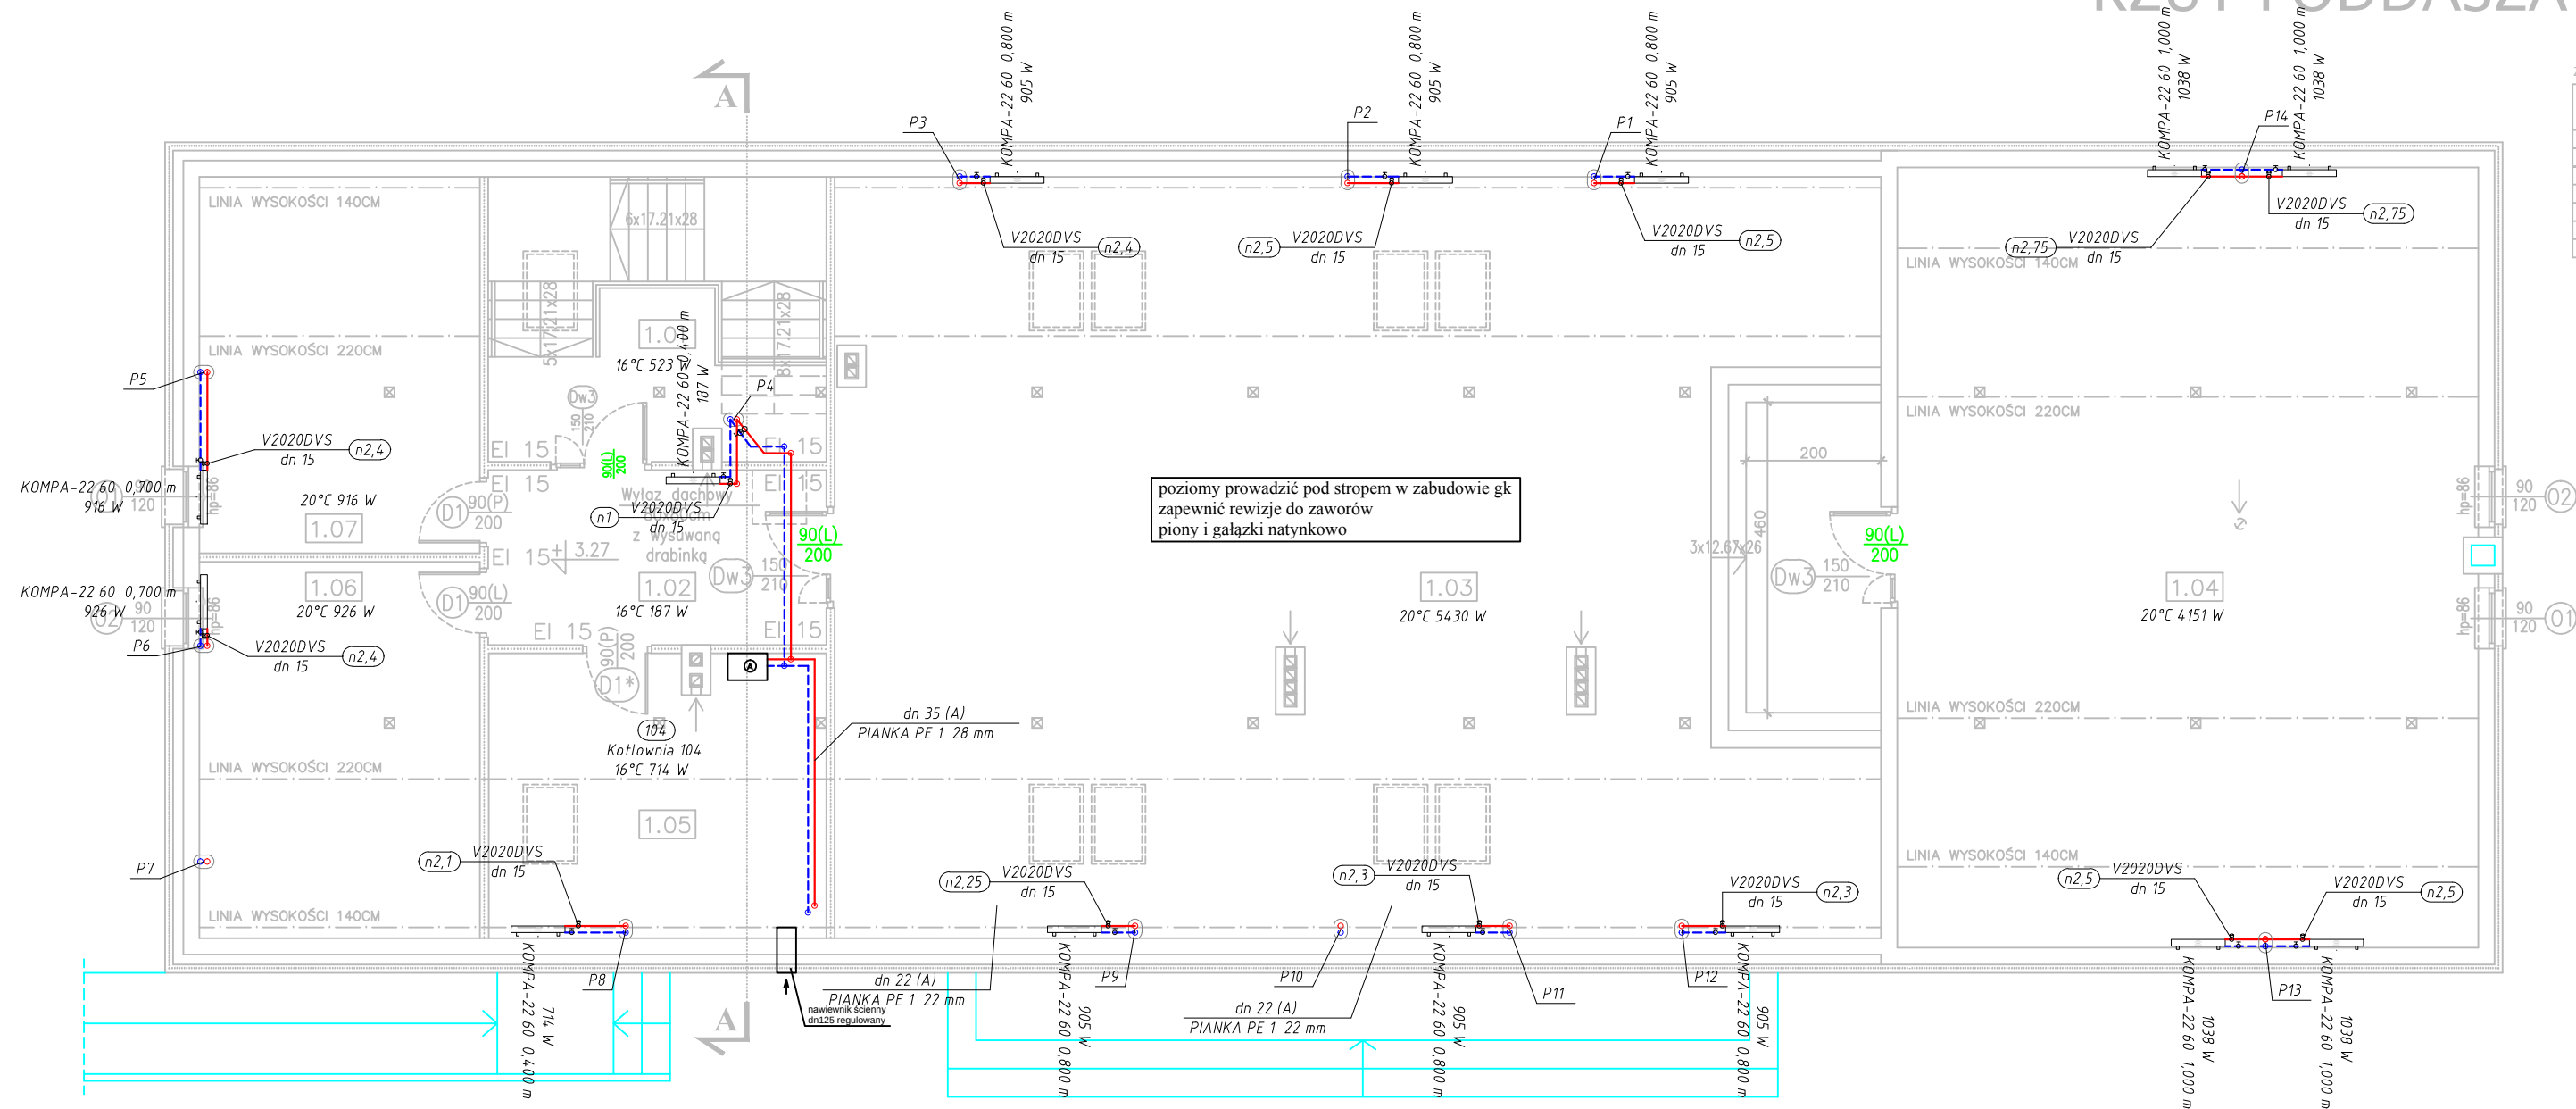

ZESTAWIENIE POMIESZCZEŃ					
NR	NAZWA POMIESZCZENIA	POSADZKA	H [m]	POW.[m ²] podłogi	POW.[m ²] użytkowa
1.01	KIATKA SCHODOWA	plyty gresowe	2,20–6,15	14,50	18,60
1.02	KOMINKARIA	plyty gresowe	2,92–3,39	14,40	14,40
1.03	POMIESZCZENIE GOSPODARCZE	plyty gresowe	1,34–3,39	174,50	135,60
1.04	POMIESZCZENIE GOSPODARCZE	plyty gresowe	0,72–1,35	95,50	59,90
1.05	KOTLOWNIA	plyty gresowe	1,34–2,88	20,50	14,50
1.06	POMIESZCZENIE GOSPODARCZE	plyty gresowe	1,34–3,39	23,20	18,00
1.07	POMIESZCZENIE GOSPODARCZE	plyty gresowe	1,34–3,39	23,20	18,00
				369,80	279,00

Legenda:


- zasilanie c.o.
- - - powrót c.o.
- ⊗ zawór podpionowy
- ⊙ zawór kulowy odcinający
- typ zaworu i nastawa wstępna

KOMBİ-2-B
dn 15

(n2.25)


Jednostka projektowa:	PROJEKTORIUM Anna Lis		ul. Graniczna 26 20-010 Lublin
Inwestor:	Gmina Jabłonna Jabłonna - Majątek 22 23-114 Jabłonna - Majątek	Data:	IX 2017r.
Nazwa i adres inwestycji:	PRZEBUDOWA (MODERNIZACJA) REMIZY OSP W JABŁONNIE-MAJĄTEK NA POTRZEBY ŚWIETLICY ŚRODOWISKOWEJ I MIEJSCA SPOTKAŃ WRAZ Z ZAGOSPODAROWANIEM PLACU WOKÓŁ I WYPOSAŻENIEM OBRĘB: 8 JABŁONNA - MAJĄTEK, DZIAŁKA NR EWID. 228/5, JABŁONNA-MAJĄTEK 110D		Faza: PB Skala: 1:100 Nr rysunku: 02
Nazwa rysunku:	RZUT PODDASZA - INSTALACJA C.O.		
Imię i nazwisko / nr uprawnień		Specjalność:	Podpis:
Projektował:	mgr inż. Łukasz Witkowicz nr upr. LUB/0277/PWOS/12	sanitarna	
Sprawił:	mgr inż. Tomasz Wójtczak nr upr. LUB/0001/PWOS/11	sanitarna	

Niniejszy projekt jest chroniony prawem autorskim. Kopiowanie, publikowanie oraz wykorzystanie projektu do jakichkolwiek innych celów bez wiedzy i zgody autorów jest zabronione na mocy Listwy o Prawie Autorskim i prawach pokrewnych z dnia 4 lutego 1994 r. (Dz.Uz. 1994r., nr 24, poz.83)

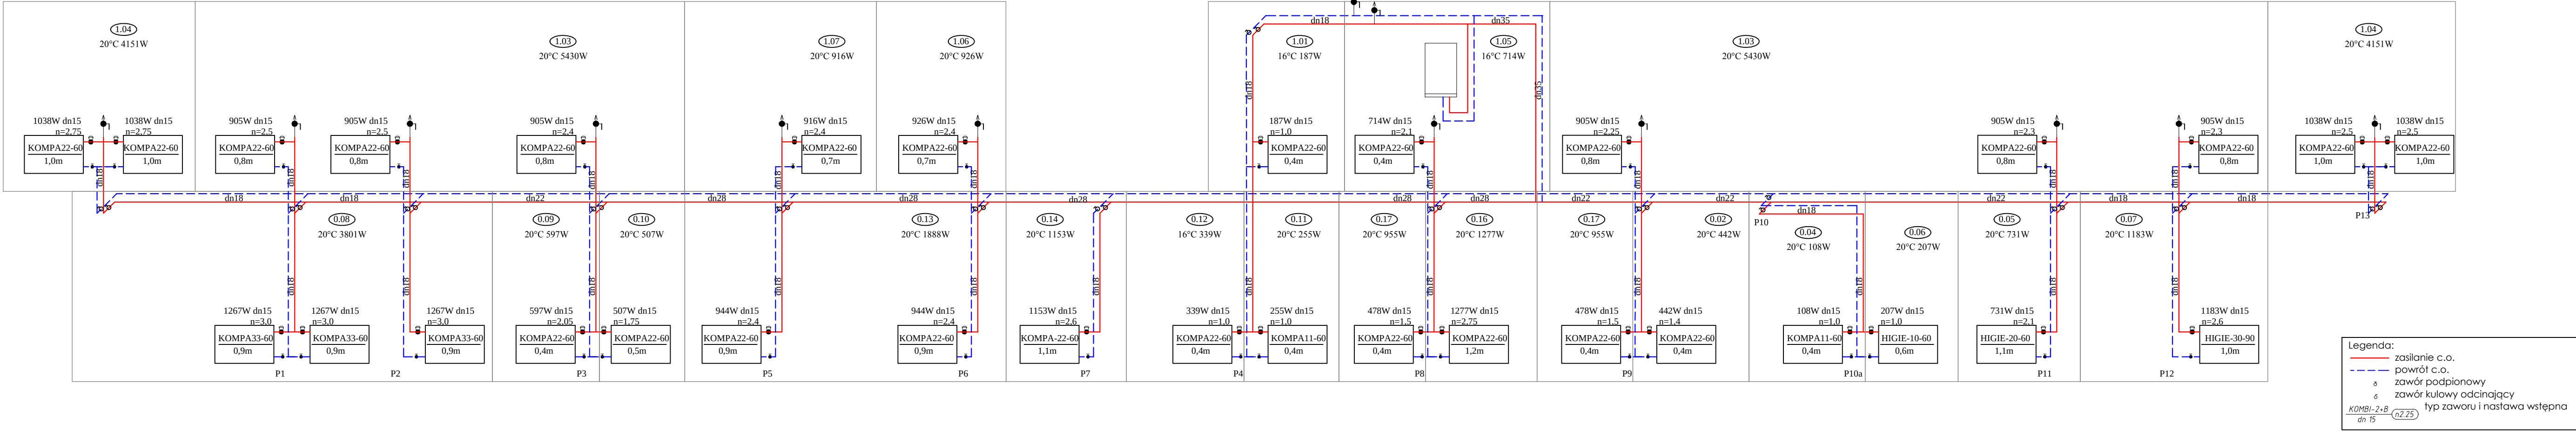

Jednostka projektowa:	PROJEKTORIUM Anna Lis	ul. Graniczna 7A 20-010 Lubin
Inwestor:	Gmina Jabłonna - Jabłonna - Majątek 22 23-114 Jabłonna - Majątek	Data: IX 2017r.
Nazwa i adres inwestycji:	PRZEBUDOWA (MODERNIZACJA) REMIZY OSP W JABŁONNIE-MAJĄTEK NA POTRZEBY ŚWIETLICY ŚRODOWISKOWEJ I MIEJSCA SPOTKAŃ WRAZ Z ZAGOSPODAROWANIEM PLACU WOKÓŁ I WYPOSAŻENIEM OBREB: 8 JABŁONNA - MAJĄTEK, DZIAŁKA NR EWID. 228/5, JABŁONNA-MAJĄTEK 110D	Faza: PB Skala: Nr rysunku: 03
Nazwa rysunku:	ROZWINIĘCIE - INSTALACJA C.O.	
Imię i nazwisko / nr uprawnień	Specjalność:	Podpis:
Projektował: mgr inż. Łukasz Witkiewicz nr upr. LUB/0277/PWOS/12	sanitarna	
Sprawdził: mgr inż. Tomasz Wójciewicz nr upr. LUB/0001/PWOS/11	sanitarna	
Niniejszy projekt jest chroniony prawem autorskim. Kopiowanie, publikowanie oraz wykorzystanie projektu do jakichkolwiek innych celów bez wiedzy i zgody autorów jest zabronione na mocy Ustawy o Prawie Autorskim i prawach pokrewnych z dnia 4 lutego 1994 r. (Dz.U. z 1994r., nr 24, poz.83)		

RZUT PODDASZA

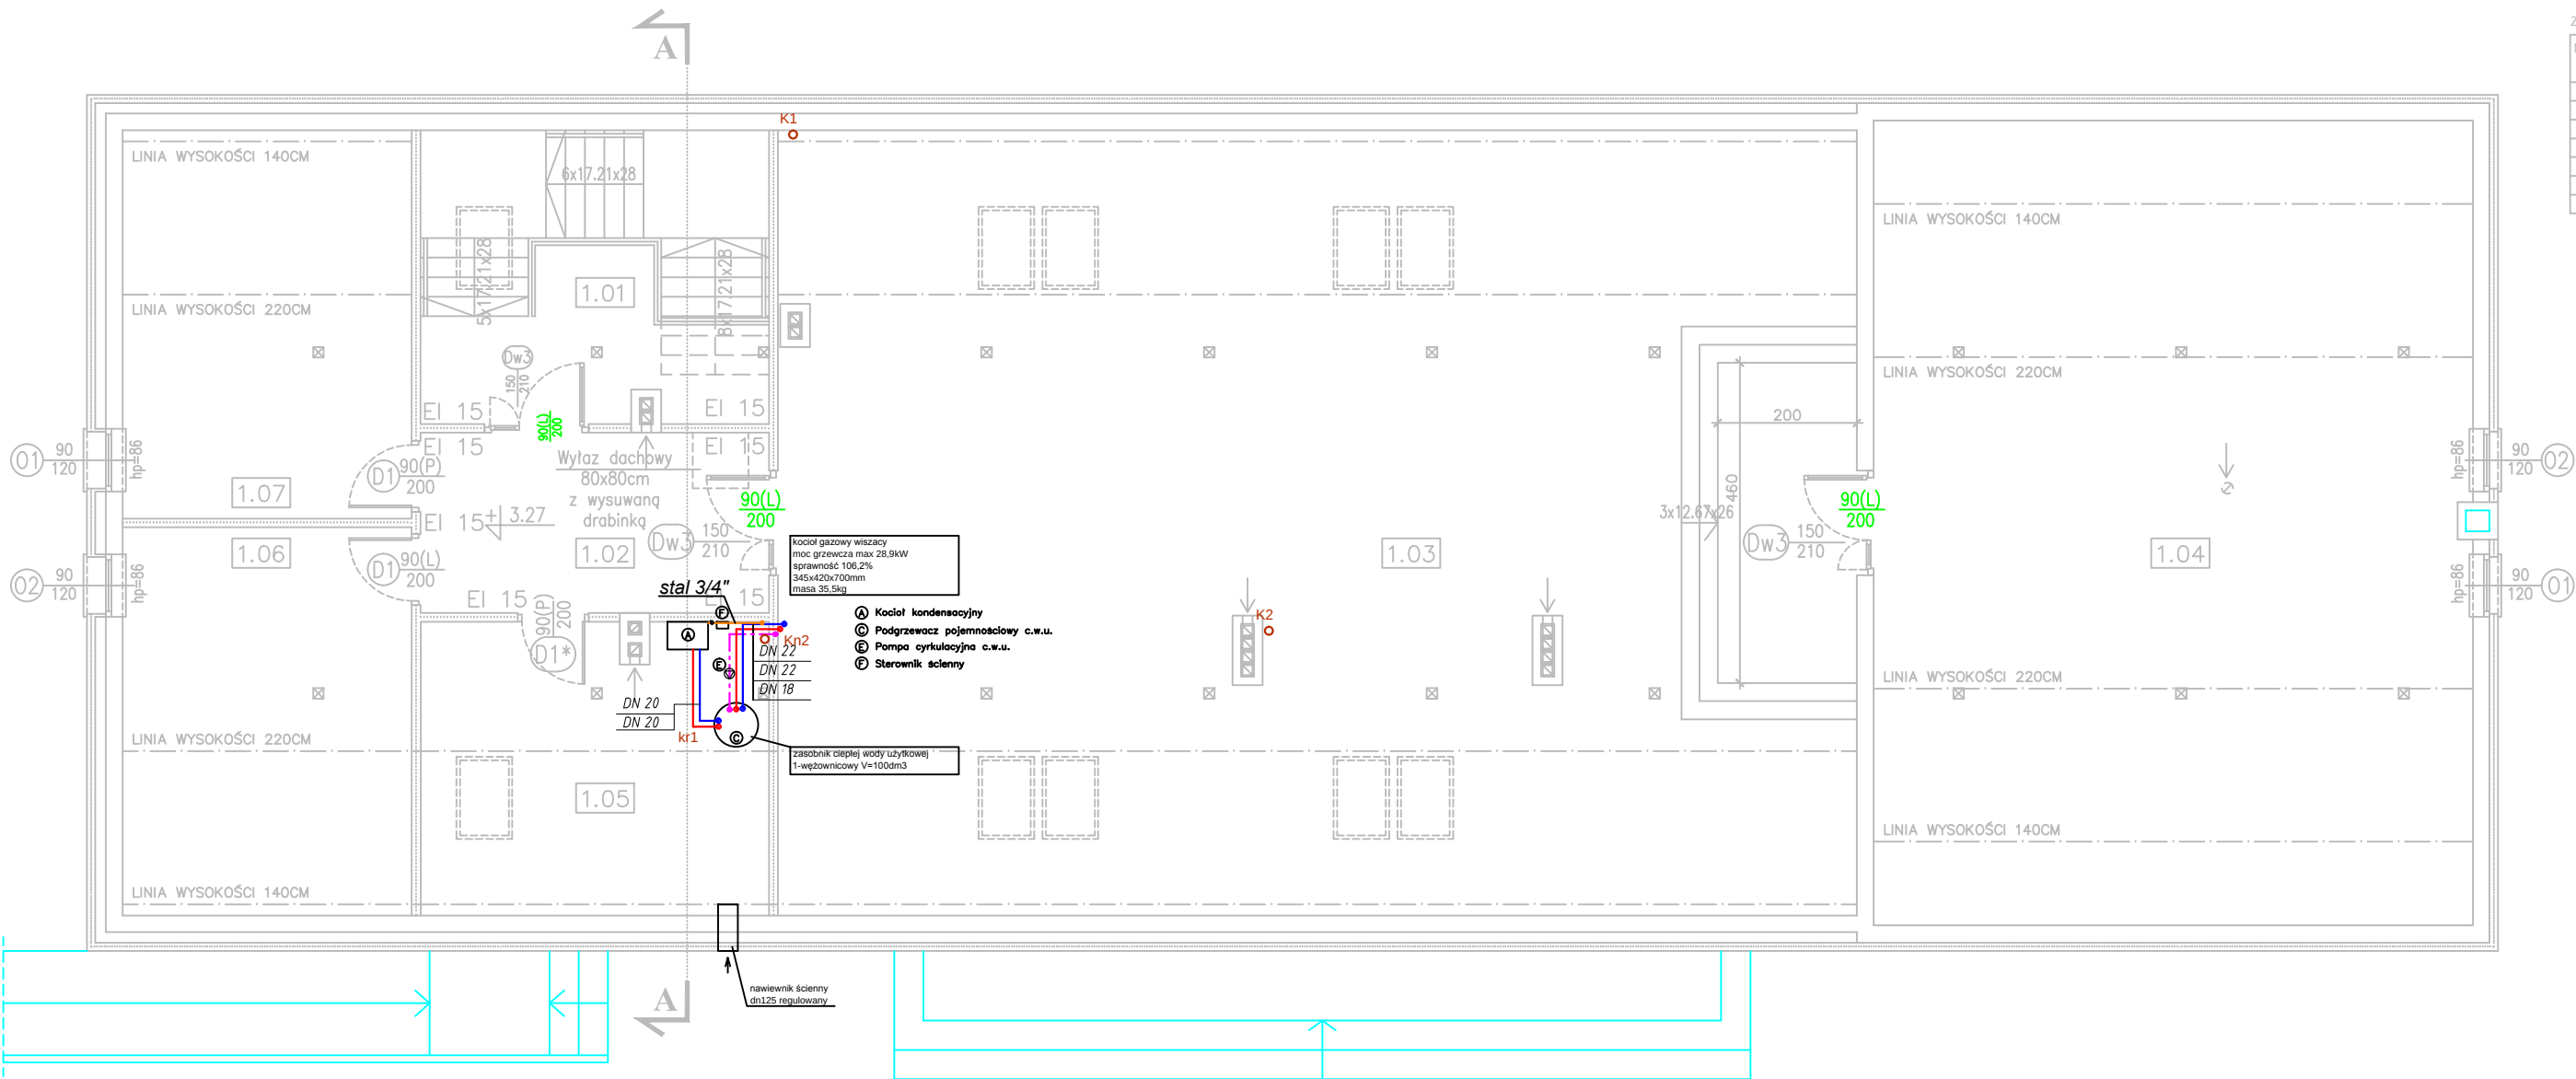


ZESTAWIENIE POMIESZCZEŃ					
NR	NAZWA POMIESZCZENIA	POSADZKA	H [m]	POW.[m ²] podłogi	POW.[m ²] użytkowa
1.01	KLATKA SCHODOWA	plytli gresowe	2.20-6.15	14.50	18.60
1.02	KOMUNIKACJA	plytli gresowe	2.92-3.39	14.40	14.40
1.03	POMIESZCZENIE GOSPODARCZE	plytli gresowe	1.34-3.39	174.50	135.60
1.04	POMIESZCZENIE GOSPODARCZE	plytli gresowe	0.72-3.15	99.50	59.90
1.05	KOTŁOWNIA	plytli gresowe	1.34-2.88	20.50	14.50
1.06	POMIESZCZENIE GOSPODARCZE	plytli gresowe	1.34-3.39	23.20	18.00
1.07	POMIESZCZENIE GOSPODARCZE	plytli gresowe	1.34-3.39	23.20	18.00
				369.80	279.00

Legenda:

- woda zimna
- woda ciepła
- cyrkulacja
- instalacja gazowa

Jednostka projektowa:	PROJEKTORIUM Anna Lis	ul. Graniczna 2/ 20-010 Lublin	
Inwestor:	Gmina Jabłonna Jabłonna - Majątek 22 23-114 Jabłonna - Majątek	Data:	IX 2017r.
Nazwa i adres inwestycji:	PRZEBUDOWA (MODERNIZACJA) REMIZY OSP W JABŁONNIE-MAJĄTEK NA POTRZEBY ŚWIETLICY ŚRODOWISKOWEJ I MIEJSCA SPOTKAŃ WRAZ Z ZAGOSPODAROWANIEM PLACU WOKÓŁ I WYPOSAŻENIEM OBREB: 8 JABŁONNA - MAJĄTEK, DZIAŁKA NR EWID. 228/5, JABŁONNA-MAJĄTEK 110D	Faza:	PB
		Skala:	1:100
		Nr rysunku:	05
Nazwa rysunku:	RZUT PODDASZA - INSTALACJA WOD-KAN, GAZ		
Imię i nazwisko / nr uprawnień	Specjalność:	Podpis:	
Projektował:	mgr inż. Łukasz Witkiewicz nr upr. LUB/0277/PWOS/12	sanitarna	
Sprawił:	mgr inż. Tomasz Wójtowicz nr upr. LUB/0001/PWOS/11	sanitarna	
Niniejszy projekt jest chroniony prawem autorskim. Kopiowanie, publikowanie oraz wykorzystanie projektu do jakichkolwiek innych celów bez wiedzy i zgody autorów jest zabronione na mocy Ustawy o Prawie Autorskim i prawach pokrewnych z dnia 4 lutego 1994 r. (Dz.U. z 1994r., nr 24, poz.83)			

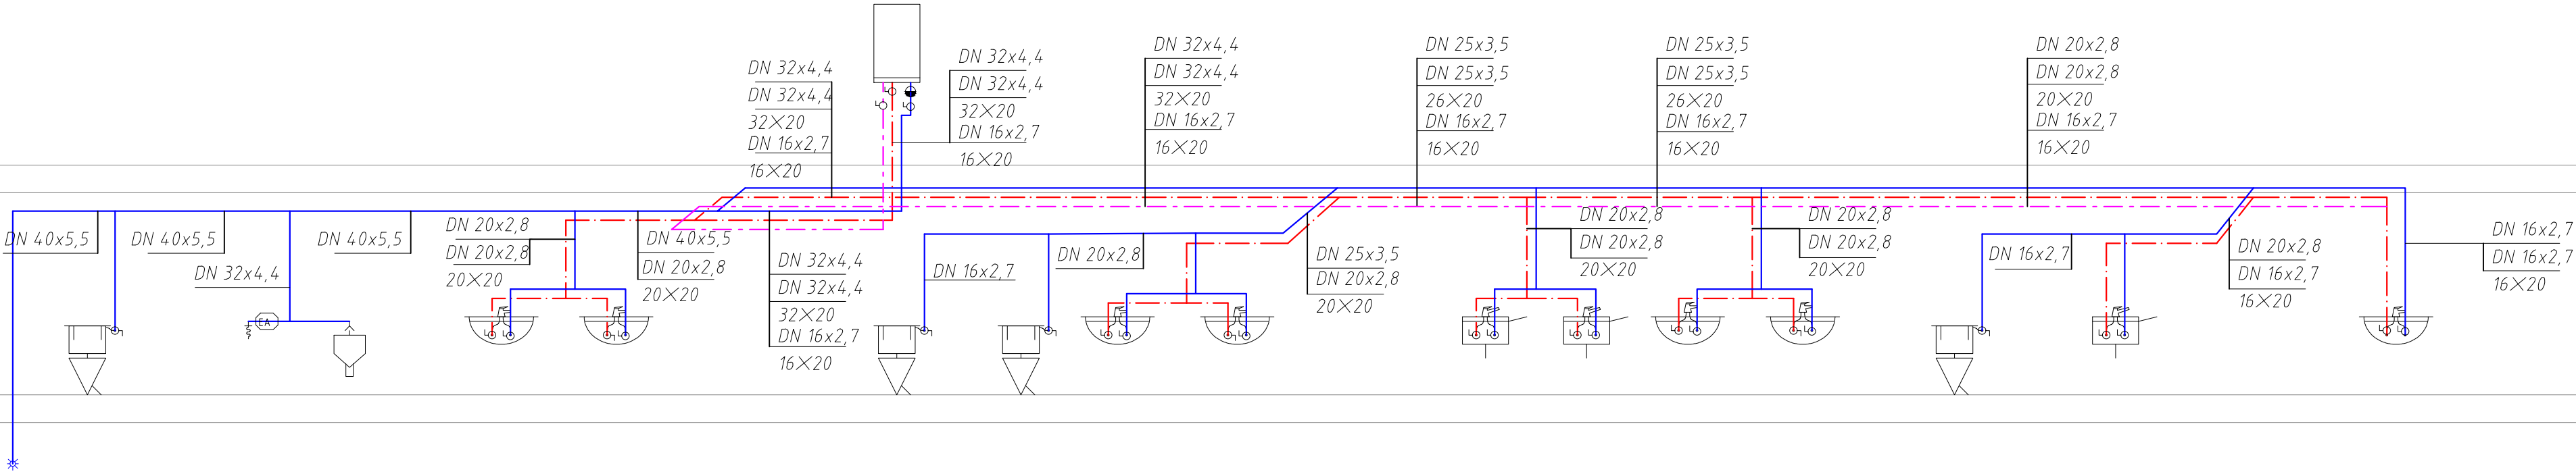



Legenda:

woda zimna


woda ciepła

cyrkulacja

Jednostka projektowa:	PROJEKTORIUM Anna Lis	ul. Graniczna 7A 20-010 Lublin
Inwestor:	Gmina Jabłonna Jabłonna - Majątek 22 23-114 Jabłonna - Majątek	Data: IX 2017r.
Nazwa i adres inwestycji:	PRZEBUDOWA (MODERNIZACJA) REMIZY OSP W JABŁONNIE-MAJĄTEK NA POTRZEBY ŚWIE TLICY ŚRODOWISKOWEJ I MIEJSCA SPOTKAŃ WRAZ Z ZAGOSPODAROWANIEM PLACU WOKÓŁ I WYPOSAŻENIEM OBRĘB: 8 JABŁONNA - MAJĄTEK, DZIAŁKA NR EWID. 228/5, JABŁONNA-MAJĄTEK 110D	Faza: PB Skala:
Nazwa rysunku:	ROZWINIĘCIE - INSTALACJA WODNA	Nr rysunku: 06
Imię i nazwisko / nr uprawnień	Specjalność:	Podpis:
Projektował: mgr inż. Łukasz Witkiewicz nr upr. LUB/0277/PWOS/12	sanitarna	
Sprawdził: mgr inż. Tomasz Wójc owicz nr upr. LUB/0001/PWOS/11	sanitarna	
Niniejszy projekt jest chroniony prawem autorskim. Kopiowanie, publikowanie oraz wykorzystanie projektu do jakichkolwiek innych celów bez wiedzy i zgody autorów jest zabronione na mocy ustawy o Prawie Autorskim i prawach pokrewnych z dnia 4 lutego 1994 r. (Dz.U.z. 1994r., nr 24, poz.83)		

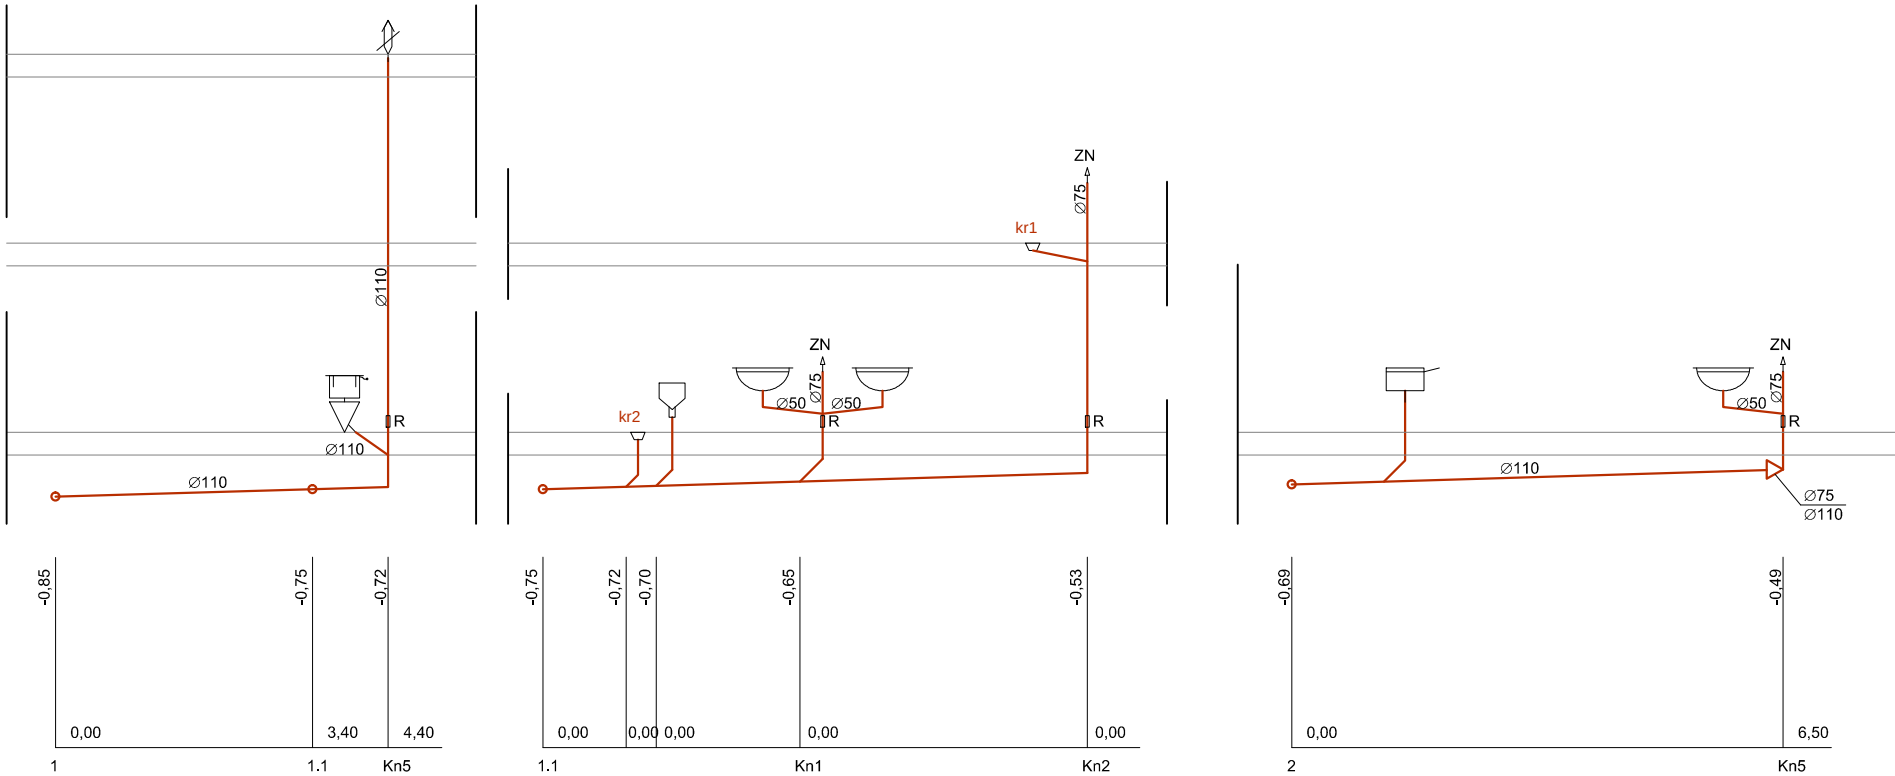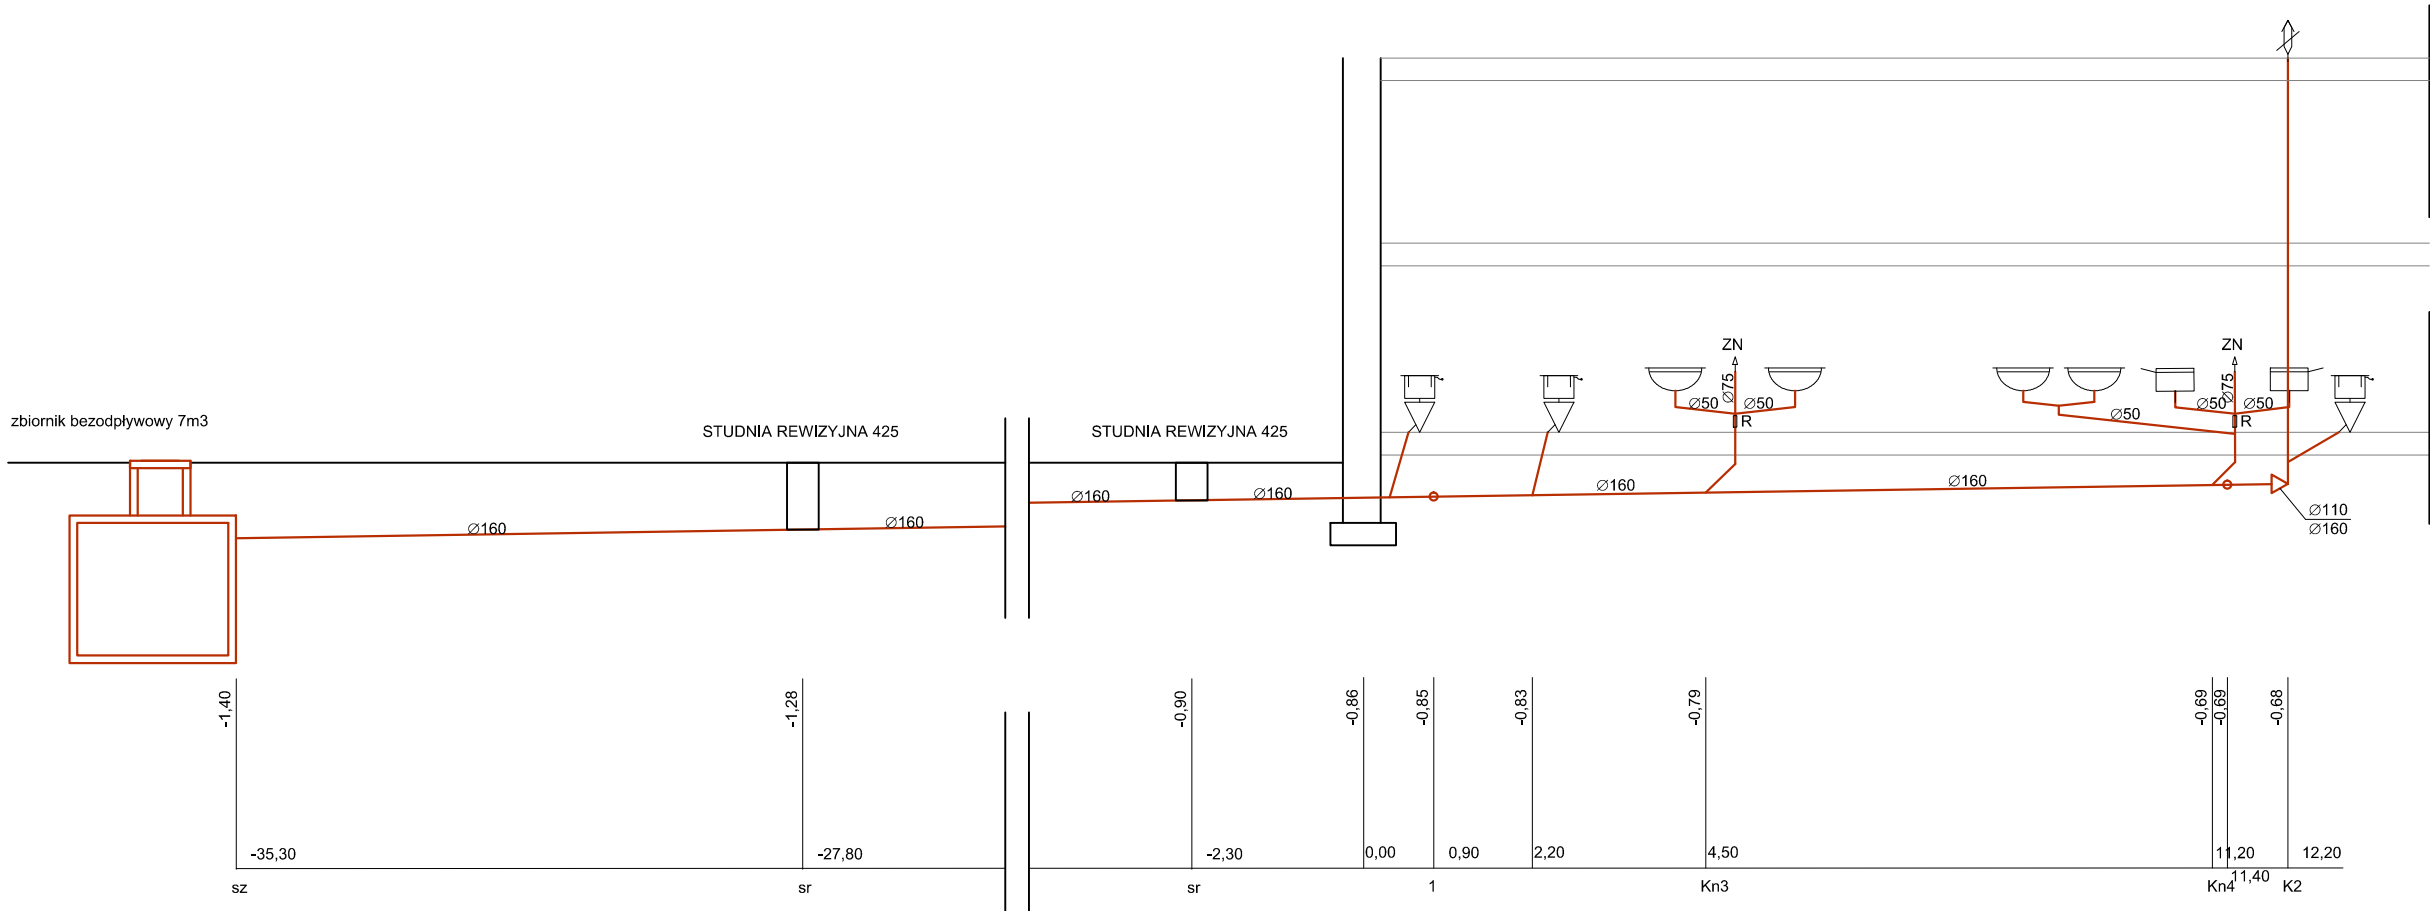


Jednostka projektowa:	PROJEKTORIUM Anna Lis	ul. Graniczna 2/ 20-010 Lublin
Inwestor:	Gmina Jabłonna - Majątek 22 23-114 Jabłonna - Majątek	Data: IX 2017r.
Nazwa i adres inwestycji:	PRZEBUDOWA (MODERNIZACJA) REMIZY OSP W JABŁONNIE-MAJĄTEK NA POTRZEBY ŚWIETLICY ŚRODOWISKOWEJ I MIEJSCA SPOTKAŃ WRAZ Z ZAGOSPODAROWANIEM PLACU WOKÓŁ I WYPOSAŻENIEM OBREB: 8 JABŁONNA - MAJĄTEK, DZIAŁKA NR EWID. 228/5, JABŁONNA-MAJĄTEK 110D	Faza: PB Skala: 7
Nazwa rysunku:	ROZWINIĘCIE - INSTALACJA KANALIZACYJNA	
Imię i nazwisko / nr uprawnień	Specjalność:	Podpis:
Projektował: mgr inż. Łukasz Witkiewicz nr upr. LUB/0277/PWOS/12	sanitarna	
Sprawił: mgr inż. Tomasz Wójcik nr upr. LUB/0001/PWOS/11	sanitarna	
Niniejszy projekt jest chroniony prawem autorskim. Kopiowanie, publikowanie oraz wykorzystanie projektu do jakichkolwiek innych celów bez wiedzy i zgody autora jest zabronione na mocy Ustawy o Prawie Autorskim i prawach pokrewnych z dnia 4 lutego 1994 r. (Dz.U.z 1994r., nr 24, poz.83)		

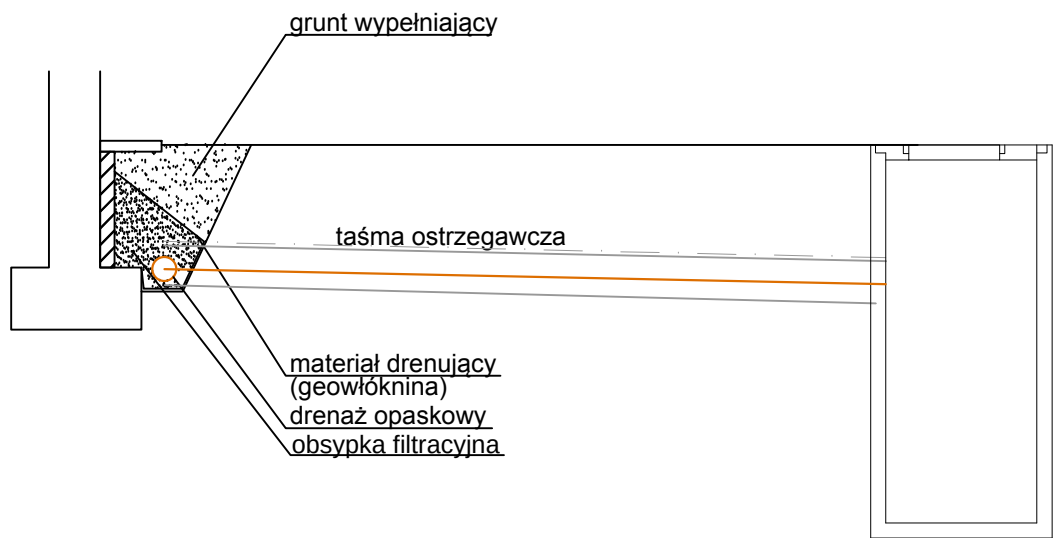

studnia szczelna Dw=1000mm, H=2500mm
z włazem żeliwnym przejazdowym


zagłębienie rury drenażowej określić po wykonaniu odkrywek
lokalizacja min 20cm ponad fundament

Jednostka projektowa:	PROJEKTORIUM Anna Lis	ul. Graniczna 7/8 20-010 Lublin
Inwestor:	Gmina Jabłonna Jabłonna - Majątek 22 23-114 Jabłonna - Majątek	Data: IX 2017r.
Nazwa i adres inwestycji:	PRZEBUDOWA (MODERNIZACJA) REMIZY OSP W JABŁONNIE-MAJĄTEK NA POTRZEBY ŚWIETLICY ŚRODOWISKOWEJ I MIEJSCA SPOTKAŃ WRAZ Z ZAGOSPODAROWANIEM PLACU WOKÓŁ I WYPOSAŻENIEM OBRĘB: 8 JABŁONNA - MAJĄTEK, DZIAŁKA NR EWID. 228/5, JABŁONNA-MAJĄTEK 110D	Faza: PB
		Skala:
		Nr rysunku: 08
Nazwa rysunku:	ZBIORNIK I DRENAŻ	
Imię i nazwisko / nr uprawnień		Specjalność:
Projektował:	mgr inż. Łukasz Witkiewicz nr upr. LUB/0277/PWOS/12	sanitarna
Sprawdził:	mgr inż. Tomasz Wójtowicz nr upr. LUB/0001/PWOS/11	sanitarna
Niniejszy projekt jest chroniony prawem autorskim. Kopiowanie, publikowanie oraz wykorzystanie projektu do jakichkolwiek innych celów bez wiedzy i zgody autorów jest zabronione na mocy Ustawy o Prawie Autorskim i prawach pokrewnych z dnia 4 lutego 1994 r. (Dz.U.z 1994r., nr 24, poz.83)		

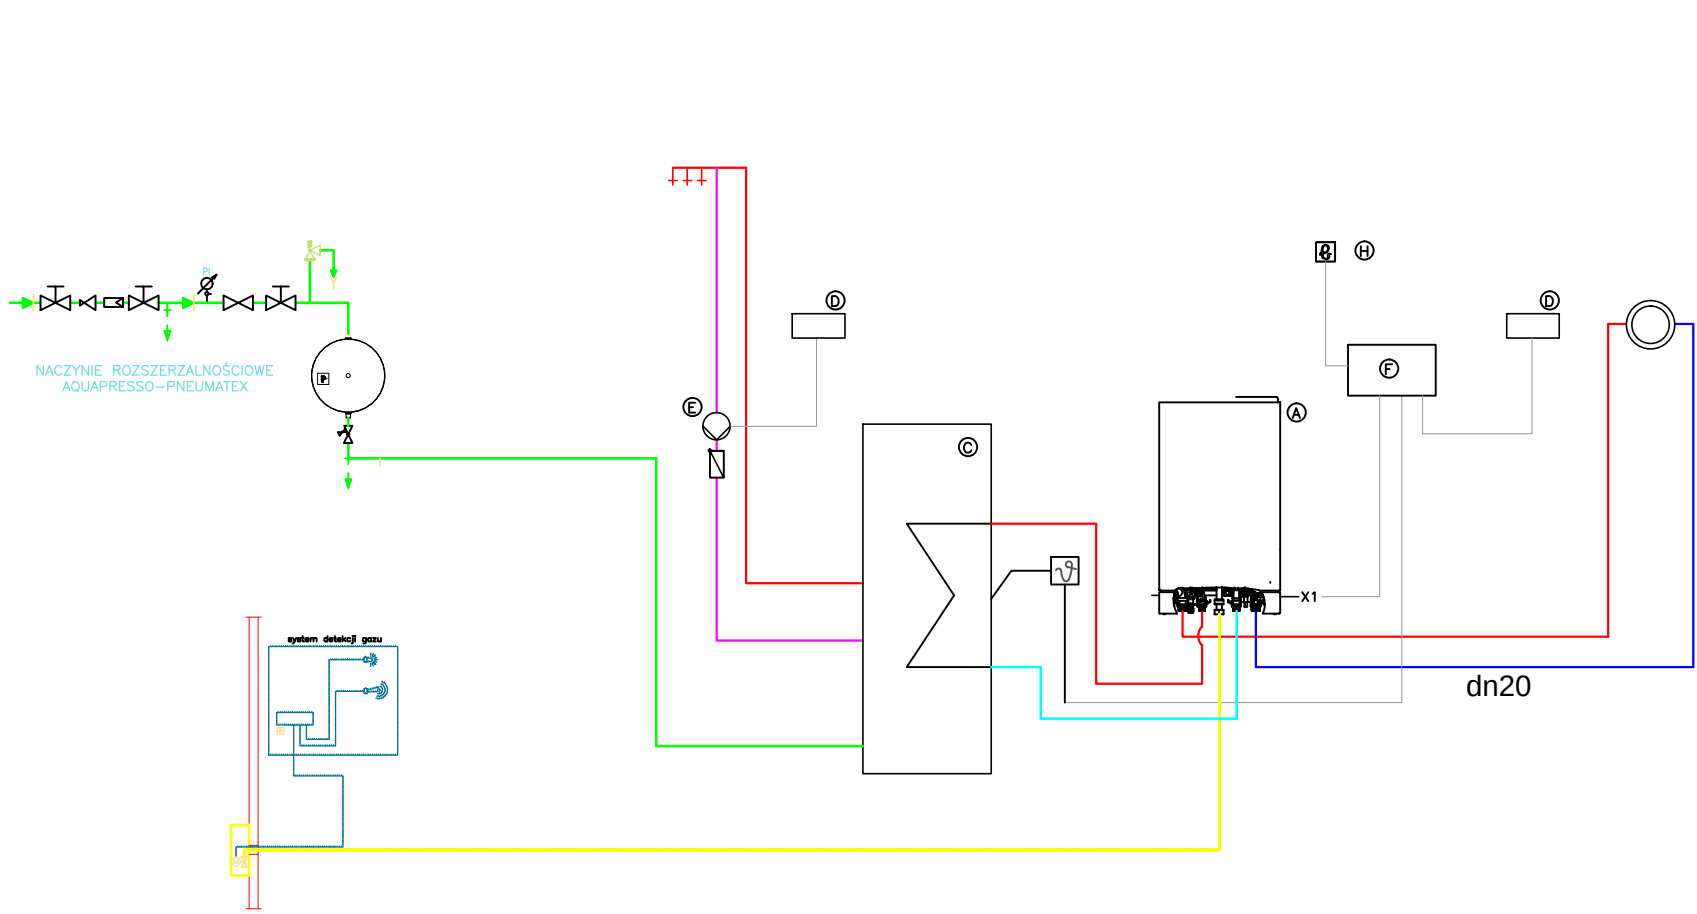


- LEGENDA
- Gaz ziemny
 - Woda grzewcza zasilająca
 - Woda grzewcza powrotna
 - Przewody impulsowe
 - Woda zimna
- ARMATURA
- Przepustnica zaporowa
 - Zawór kulowy gwintowany
 - Zawór regulacyjny
 - Filtr siatkowy kolnierzowy
 - Filtr siatkowy gwintowany
 - Zawór zwrotny klapowy
 - Zawór zwrotny kolnierzowy
 - Zawór regulacyjny
 - Zawór bezpieczeństwa
 - Manometr
 - Termometr
 - Zabezpieczenie przed skażeniem zimnej wody w instalacji
- (A) Kocioł kondensacyjny
(C) Podgrzewacz pojemnościowy c.w.u.
(D) Termostat pokojowy
(E) Pompa cyrkulacyjna c.w.u.
(F) Sterownik kotłowni
(G) Czujnik temperatury zewnętrznej
(H) Regulator czasowy pracy cyrkulacji

Jednostka projektowa:	PROJEKTORIUM Anna Lis	ul. Graniczna 2/4 20-010 Lublin
Inwestor:	Gmina Jabłonna Jabłonna - Majątek 22 23-114 Jabłonna - Majątek	Data: IX 2017r.
Nazwa i adres inwestycji:	PRZEBUDOWA (MODERNIZACJA) REMIZY OSP W JABŁONNIE-MAJĄTEK NA POTRZEBY ŚWIETLICY ŚRODOWISKOWEJ I MIEJSCA SPOTKAŃ WRAZ Z ZAGOSPODAROWANIEM PLACU WOKÓŁ I WYPOSAŻENIEM OBRĘB: 8 JABŁONNA - MAJĄTEK, DZIAŁKA NR EWID. 228/5, JABŁONNA-MAJĄTEK 110D	Faza: PB Skala: Nr rysunku: 09
Nazwa rysunku:	SCHEMAT - KOTŁOWNIA GAZOWA	
Imię i nazwisko / nr uprawnień	Specjalność:	Podpis:
Projektował:	mgr inż. Łukasz Witkowicz nr upr. LUB/0277/PWOS/12	sanitarna
Sprawił:	mgr inż. Tomasz Wójtowicz nr upr. LUB/0001/PWOS/11	sanitarna
Niniejszy projekt jest chroniony prawem autorskim. Kopiowanie, publikowanie oraz wykorzystanie projektu do jakichkolwiek innych celów bez wiedzy i zgody autorów jest zabronione na mocy Ustawy o Prawie Autorskim i prawach pokrewnych z dnia 4 lutego 1994 r. (Dz.U.z 1994r., nr 24, poz.83).		

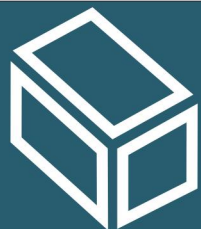

ABC SZAMBA BETONOWE

ZBIORNIK NA ŚCIEKI SANITARNE V=7m³

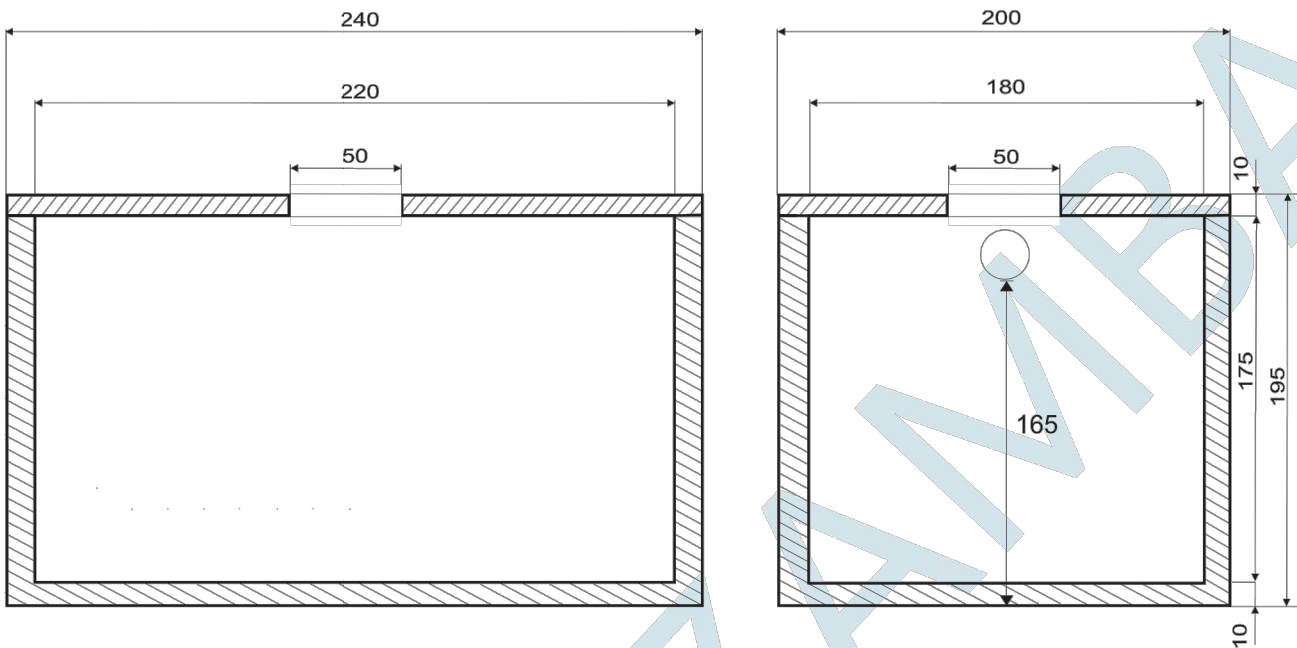

Zbiornik na ścieki sanitarne EKO-7 wykonany w oparciu o Aprobatę Techniczną AT-15-9167/2013

Wymiary zewnętrzne:

- długość 2400 mm.
- szerokość 2000 mm.
- wysokość 1950 mm.

Otwór wjazdowy Ø 500 mm.

Właz betonowy typu lekkiego, dostępny jest właz żeliwny 5T

Ciężar zbiornika 4800 kg

Ciężar płyty standard 1200 kg

Ciężar płyty najazdowej 1800 kg

Wypożenie:

4 szt uchwyty montażowych w zbiorniku.

4 szt uchwyty montażowych w pokrywie.

Właz betonowy typu lekkiego.

PRZYKŁADOWA KARTA KATALOGOWA ZBIORNIKA BEZODPŁYWOWEGO.
ZBIORNIK O ZWIEKSZONEJ NOŚNOŚCI, PRZEJAZDOWY
WŁAZ ŻELIWNY KLASY D400

www.szamba.eu , e-mail: kontakt@szambabetonowe.pl

kom 515 360 795

kom 690 493 500

Jednostka projektowa:	PROJEKTORIUM Anna Lis	ul. Graniczna 2/2 20-010 Lublin
Inwestor:	Gmina Jabłonna - Majątek 22 23-114 Jabłonna - Majątek	Data: IX 2017r.
Nazwa i adres inwestycji:	PRZEBUDOWA (MODERNIZACJA) REMIZY OSP W JABŁONNIE-MAJĄTEK NA POTRZEBY ŚWIETLICY ŚRODOWISKOWEJ I MIEJSCA SPOTKAŃ WRAZ Z ZAGOSPODAROWANIEM PLACU WOKÓŁ I WYPOSAŻENIEM OBREB: 8 JABŁONNA - MAJĄTEK, DZIAŁKA NR EWID. 228/5, JABŁONNA-MAJĄTEK 110D	Faza: PB Skala: Nr rysunku: 10
Nazwa rysunku:	KARTA KATALOGOWA - ZBIORNIK BEZODPŁYWOWY	
Imię i nazwisko / nr uprawnień	Specjalność:	Podpis:
Projektował:	mgr inż. Łukasz Witkiewicz nr upr. LUB/0277/PWOS/12	sanitarna
Sprawił:	mgr inż. Tomasz Wójtowicz nr upr. LUB/0001/PWOS/11	sanitarna
Niniejszy projekt jest chroniony prawem autorskim. Kopiowanie, publikowanie oraz wykorzystanie projektu do jakiegokolwiek innego celu bez wiedzy i zgody autorów jest zabronione na mocy Ustawy o Prawie Autorskim i prawach pokrewnych z dnia 4 lutego 1994 r. (Dz.U.z 1994r., nr 24, poz.83)		