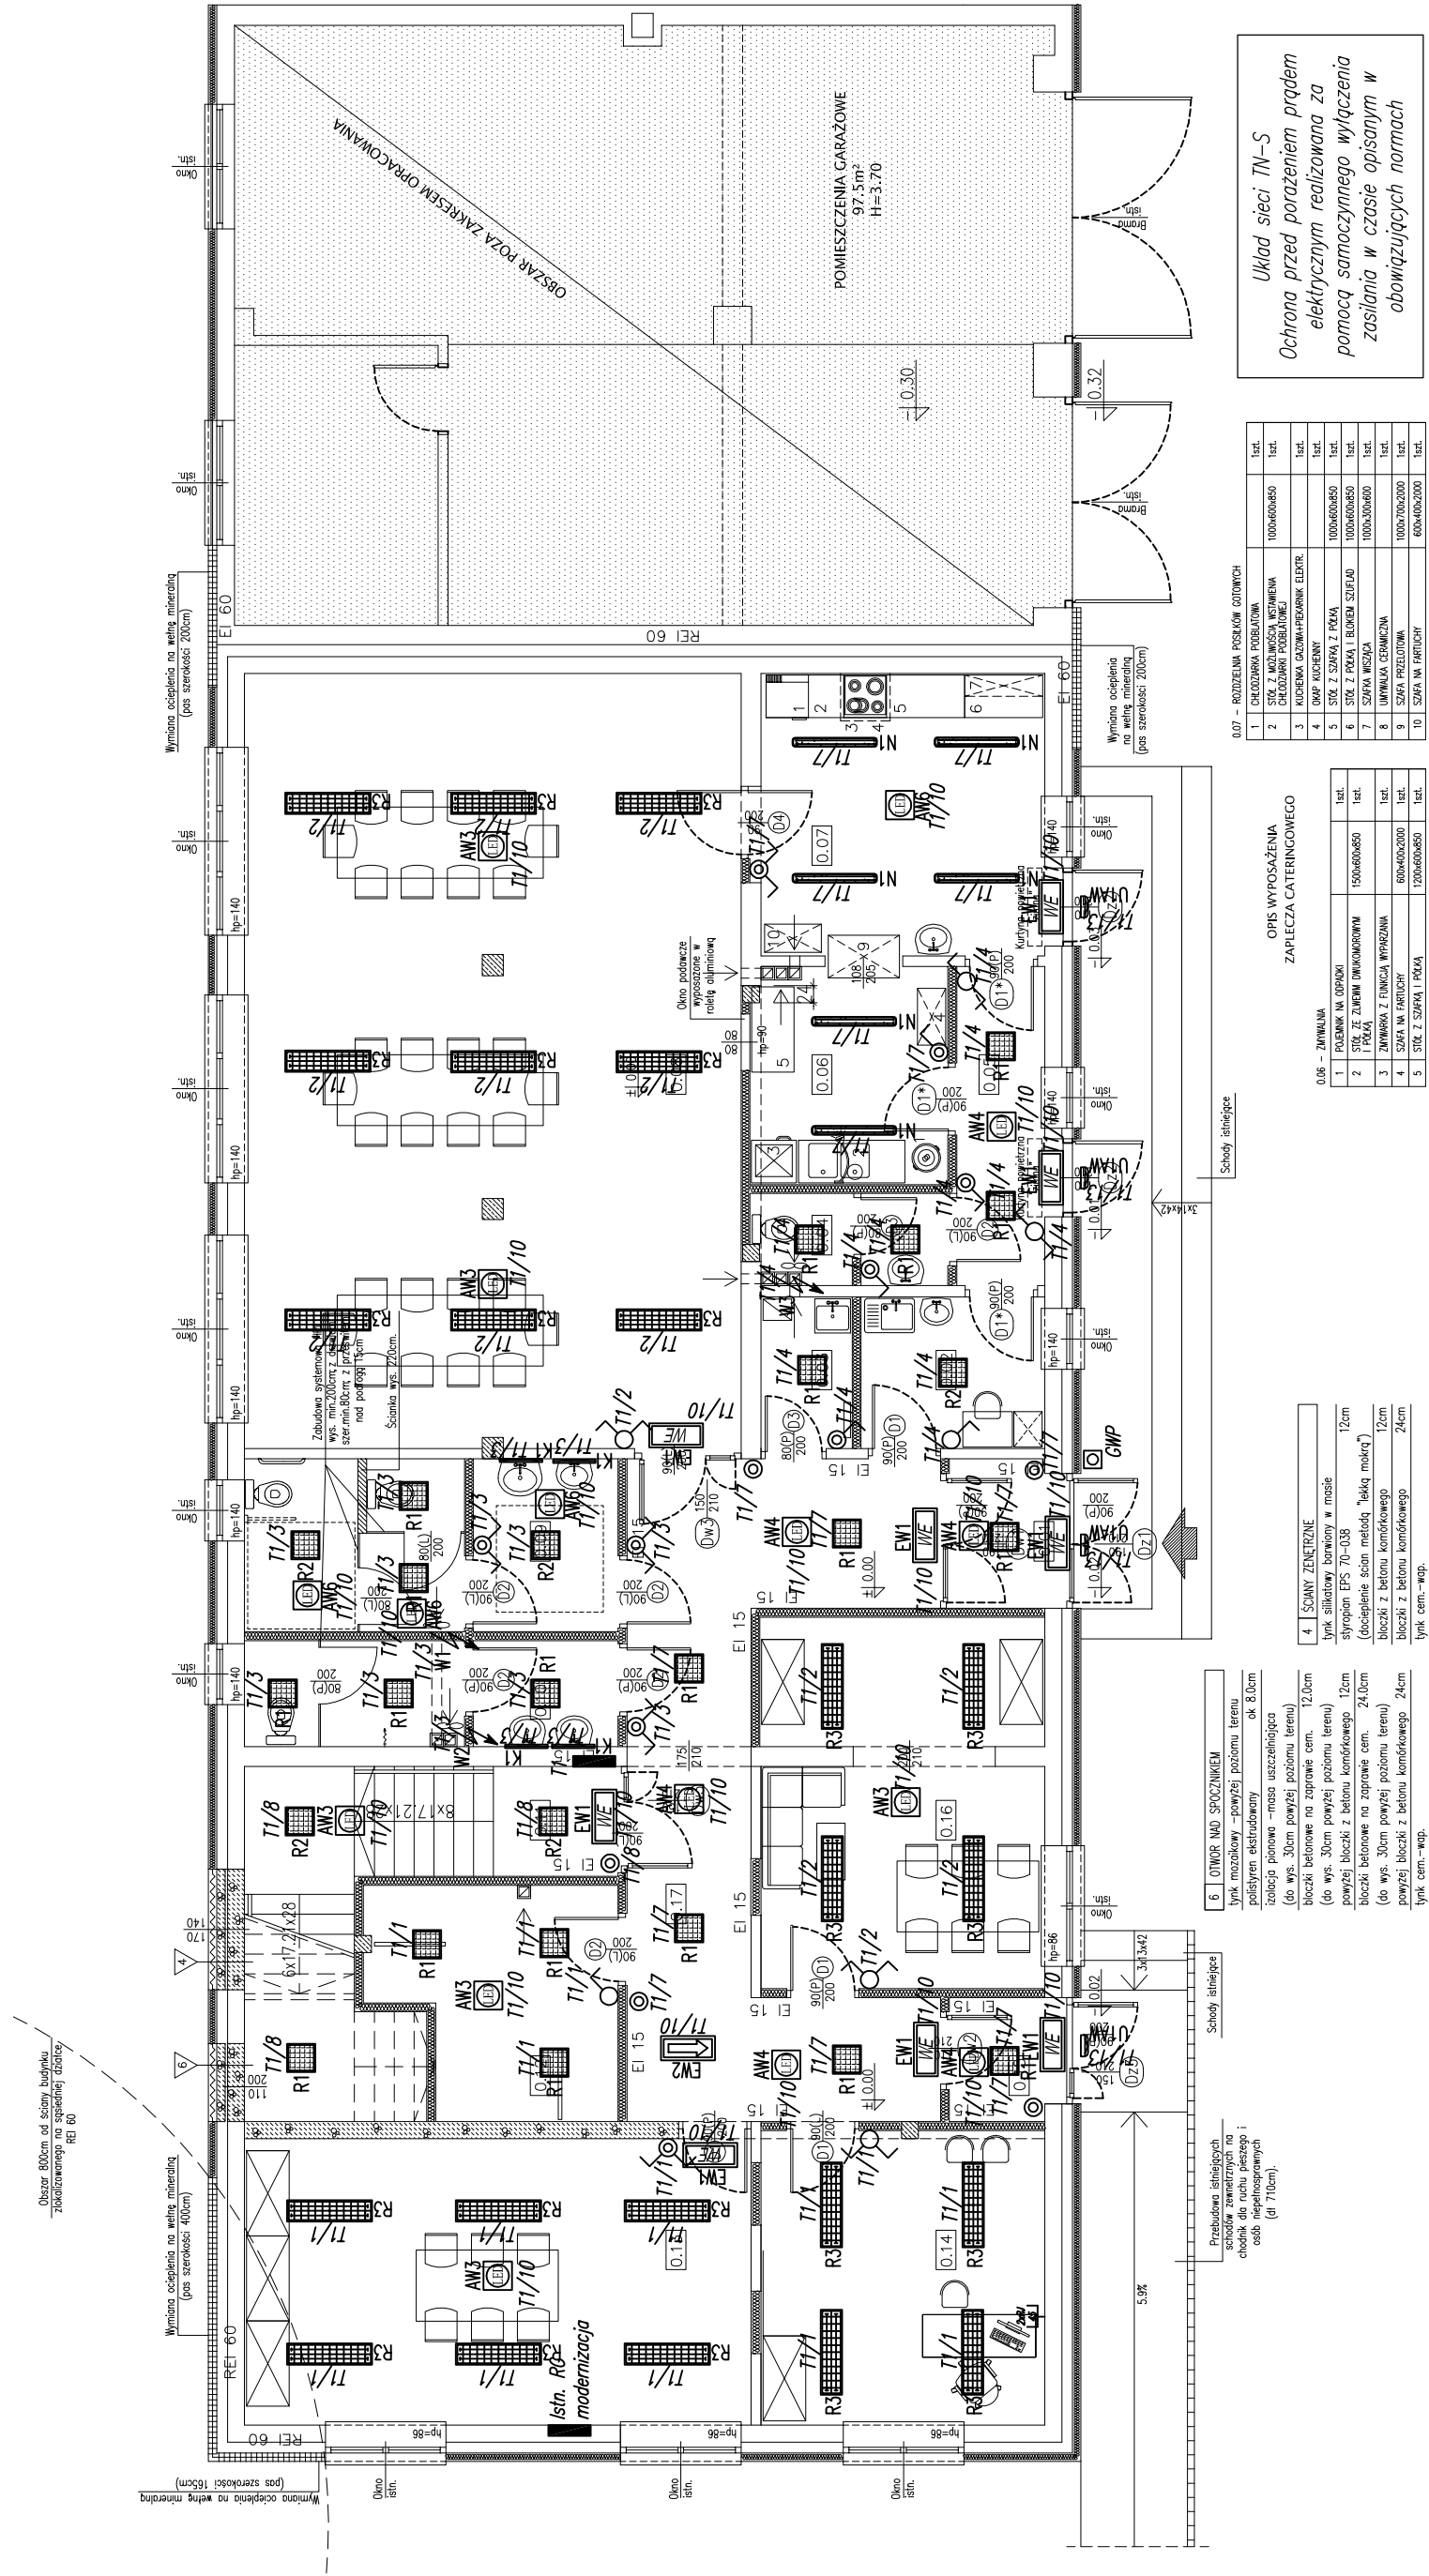


POZNACZENIA GRAFICZNE ŚCIAN

[illegible]

ZASTĘPIWSTWO		POSZCZEGÓLNE	H [m]	Pow. [m ²]
001	WIRAPĘD	plafon gresowe	3,00	350
002	POKÓJ	plafon gresowe	3,00	350
003	POKÓJ	plafon gresowe	3,00	280
004	WC	plafon gresowe	2,50	355
005	KUCHNIA	plafon gresowe	2,50	550
006	LODZIENIA	plafon gresowe	3,00	460
007	LODZIENIA	plafon gresowe	3,00	460
008	LODZIENIA	plafon gresowe	3,00	365
009	WC	plafon gresowe	2,50	160
010	WC	plafon gresowe	2,50	160
011	KUCHNIA	plafon gresowe	2,50-2,15	1140
012	SZYWA	plafon gresowe	3,00	2935
013	SALA MIESZKALOWA	plafon gresowe	3,00	1710
014	GABINET	plafon gresowe	2,50	280
015	WIRAPĘD	plafon gresowe	3,00	2070
016	SALA SZKOLNA	plafon gresowe	2,50	2700
017	KUCHNIA	plafon gresowe	2,50	2610

ZESTAWIENIE POMIESZCZEŃ

[illegible]

*Układ sieci TN-S
Ochrona przed porażeniem prądem
elektrycznym realizowana za
pomocą samoczynnego wyłączenia
zasilania w czasie opisanym w
obowiązujących normach*

1	CHŁODZIARKA POJEMNIOWA		1000x400x850	1 szt.
2	SZAFKA Z 2 MIOJAMI WSTĘPNĄ I KOŃCOWĄ CHŁODZENIA (POJEMNOŚĆ)			1 szt.
3	KUCHENNA GAZOWA+PEKARNIK ELEKT.			1 szt.
4	DWAP. MOCHNIK			1 szt.
5	SZAFKA Z 2 SZAFKĄ + POKRYT.		1000x400x850	1 szt.
6	SZAFKA Z 1 POKRYT. I BUDOWA		1000x400x850	1 szt.
7	SZAFKA WIEŻOWA		1000x300x600	1 szt.
8	UMYWALNIA CERAMICZNA			1 szt.
9	SZAFKA PRZELOTOWA		1000x700x200	1 szt.
10	SZAFKA NA FARTUSZY		600x400x200	1 szt.

OPIS WYPOSAŻENIA ZAPLECZA CATERINGOWEGO		
1	POLEWNIK NA OŚPIADKI	1szt.
2	SITKA ZE ZWIĘKNIAMI (KAWOJOWYM I POJĄ)	1500x600x50 1szt.
3	ZWIĘKNIOWA Z FUNKCJĄ WYPARZANIA	1szt.
4	SITKA NA FRUITY	600x400x200 1szt.
5	SITKA Z SZAFKĄ I POJĄ	1200x600x650 1szt.

[illegible]

Jednostka: Anna Lis	PROJEKTORIUM	ul. Gorkiega 3/5, 20-010 Lublin
Investor:	Gmina Jabłonna 23-114 Jabłonna - Majątek	Date: IX 2017r.
Nazwa i adres inwestycji:	PRZEBUDOWA (MODERNIZACJA) REMIZY OSP W JABŁONNIE-MAJĄTEK NA POTRZEBY ŚWIECILEY ŚRODOWISKOWEJ I IMIEJSCA SPOTKANIA WRAZ Z ZAGOSPODAROWANIEM PLACU WOKÓŁ I WYPOSAŻENIEM	Faza: PBW Skala: 1:100 Nr rysunku: IE-2
Nazwa rysunku:	OBREB: 8 JABŁONNA - MAJĄTEK, DZIAŁKA NR EWID. 228/5, JABŁONNA-MAJĄTEK 110D	
RZUT PARTERU INSTALACJA OŚWIETLENIA		
Imię i nazwisko / nr uprawnień	Specjalność: Podpis:	
Projektant:	mgr inż. Paweł Wojczuk nr upr. LUB0131/PWOE/10	inst.elek.
Sprawdził:	mgr inż. Zygmunt Smyczek nr upr. LUB0022/PWOE/05	inst.elek.
Opracowała:		
Notując, projekt jest stworzony na podstawie autorskich. Kwalifikacja, sfinalizowania oraz wykończenia projektu do jakichkolwiek innych celów bez wiedzy i zgody autora jest zabronione na mocy ustawy o Prawie Autorskim i prawach pokrewnych z dnia 4 lutego 1994 r. (Dz.U.z 1994r., nr 24, poz.83)		

Niniejszy projekt jest chroniony prawem autorskim. Kopiowanie, publikowanie oraz wykorzystanie projektu do jakichkolwiek innych celów bez wiedzy i zgody autorów jest zabronione na mocy Ustawy o Prawie Autorskim i prawach pokrewnych z dnia 4 lutego 1994 r. (Dz.U.z 1994r., nr 24, poz.83)