

RZUT DACHU

- POWOLANIA:**
1. RYSUNEK NALEŻY ROZPATRYWAĆ ŁĄCZNIE Z ZAPISAMI OPISU TECHNICZNEGO.
 2. WYSTĘPUJĄCE W TEKŚCIE NAZWIY I ZNAKI TOWAROWE UŻYTO EDYNE W CELU OKREŚLENIA ZAKŁADANYCH IZW. STANDARDÓW TECHNICZNYCH I MATERIAŁOWYCH
 3. WSZYSTKIE ZAPROPONOWANE PRZEZ WYKONAWCĘ MATERIAŁY, URZĄDZENIA, ELEMENTY I TECHNOLOGIE, POWINNY SPEŁNIAĆ WSZYSTKIE ZAŁOŻENIE W PROJEKCIE
 4. W PRZYPADKU ZAISTNIENIA KONIECZNOŚCI ZMIAN PROJEKTU, DOTYCZĄCYCH PROPONOWANYCH PRZEZ WYKONAWCĘ I ODPOWIEDNIO UZGODNIONYCH ROZWIĄZAŃ ZMIENIENNYCH KOSZTÓW OPRACOWANIA PEŁNEJ KONIECZNEJ DOKUMENTACJI
 5. WSZYSTKIE URZĄDZENIA, MATERIAŁY, ELEMENTY I TECHNOLOGIE, POWINNY POSIADAĆ PRZEWIDZIANE PRANEM I ODPOWIEDNIMI PRZEPISAMI DOPUSZCZENIA, ATYSTY I CERTYFIKATY.

INSTRUKCJE:


1. PROJEKT NALEŻY ZREALIZOWAĆ, ZGODNIE ZE SZTKĄ BUDOWLANĄ, W SZCZEGÓLNEJ CZĘŚCISZCZNOŚCI WYMIAROWYCH I TECHNOLOGICZNYCH SKONSULTOWAĆ SIĘ Z PROJEKTANTEM
2. WSZYSTKIE ZMIANY KONSULTOWAĆ Z PROJEKTANTEM
3. WYMIARY PODANE W CM.
4. PRZED PRZYSTĄPIENIEM DO ROBÓT SPRAWDZIĆ WYMIARY W NATURZE. WYKONAWCA NIE BĘDZIE ODPOWIEDZIALNY ZA WYKONANIE PRAC WYKONAWCZĄ ZGODNIE ZE SZTKĄ BUDOWLANĄ I Z ZACHOWANIEM PRZEPISÓW O BEZPIECZEŃSTWIE I OCHRONIE ZDROWIA.

UWAGI DO INSTALACJI ODGROMOWEJ:

1. Należy wykonać uziem okolicy, za pomocą płaskownika stalowego ocynkowanego FeZn 30x4 układany na głębokości 0,6m i odległości 1,0m od bryły budynku.
2. Przewód odprowadzający z uziemnem należy łączyć złączem kontrolnym umieszczonym w puszcze zaopłonej w gruncie lub na elewacji budynku.
3. Jako przewody odprowadzające należy zastosować drut stalowy ocynkowany FeZn Ø8 mocowany do ściany za pomocą uchwyłków prowadzony w rurce ochronnej.
4. Na dachu należy zainstalować zwody poziome wykonane z drutu stalowego ocynkowanego FeZn Ø8 mocowane uchwyłkami, zwody należy układać wzdluz krawędzi pokrycia dachowego.
5. Zainstalowane na dachu elementy wystające należy obić ochroną odgromową za pomocą zwodów podniesionych, pionowych.

Legenda

- – Złącze skręcane / spawane
- Badarka stalowa ocynkowana FeZn 30x4 (olek)
- ZK – Złącze kontrolne
- Przewód odprowadzający, drut stalowy FeZn Ø8 w rurce ochronnej Ø22
- Drut stalowy ocynkowany FeZn Ø8

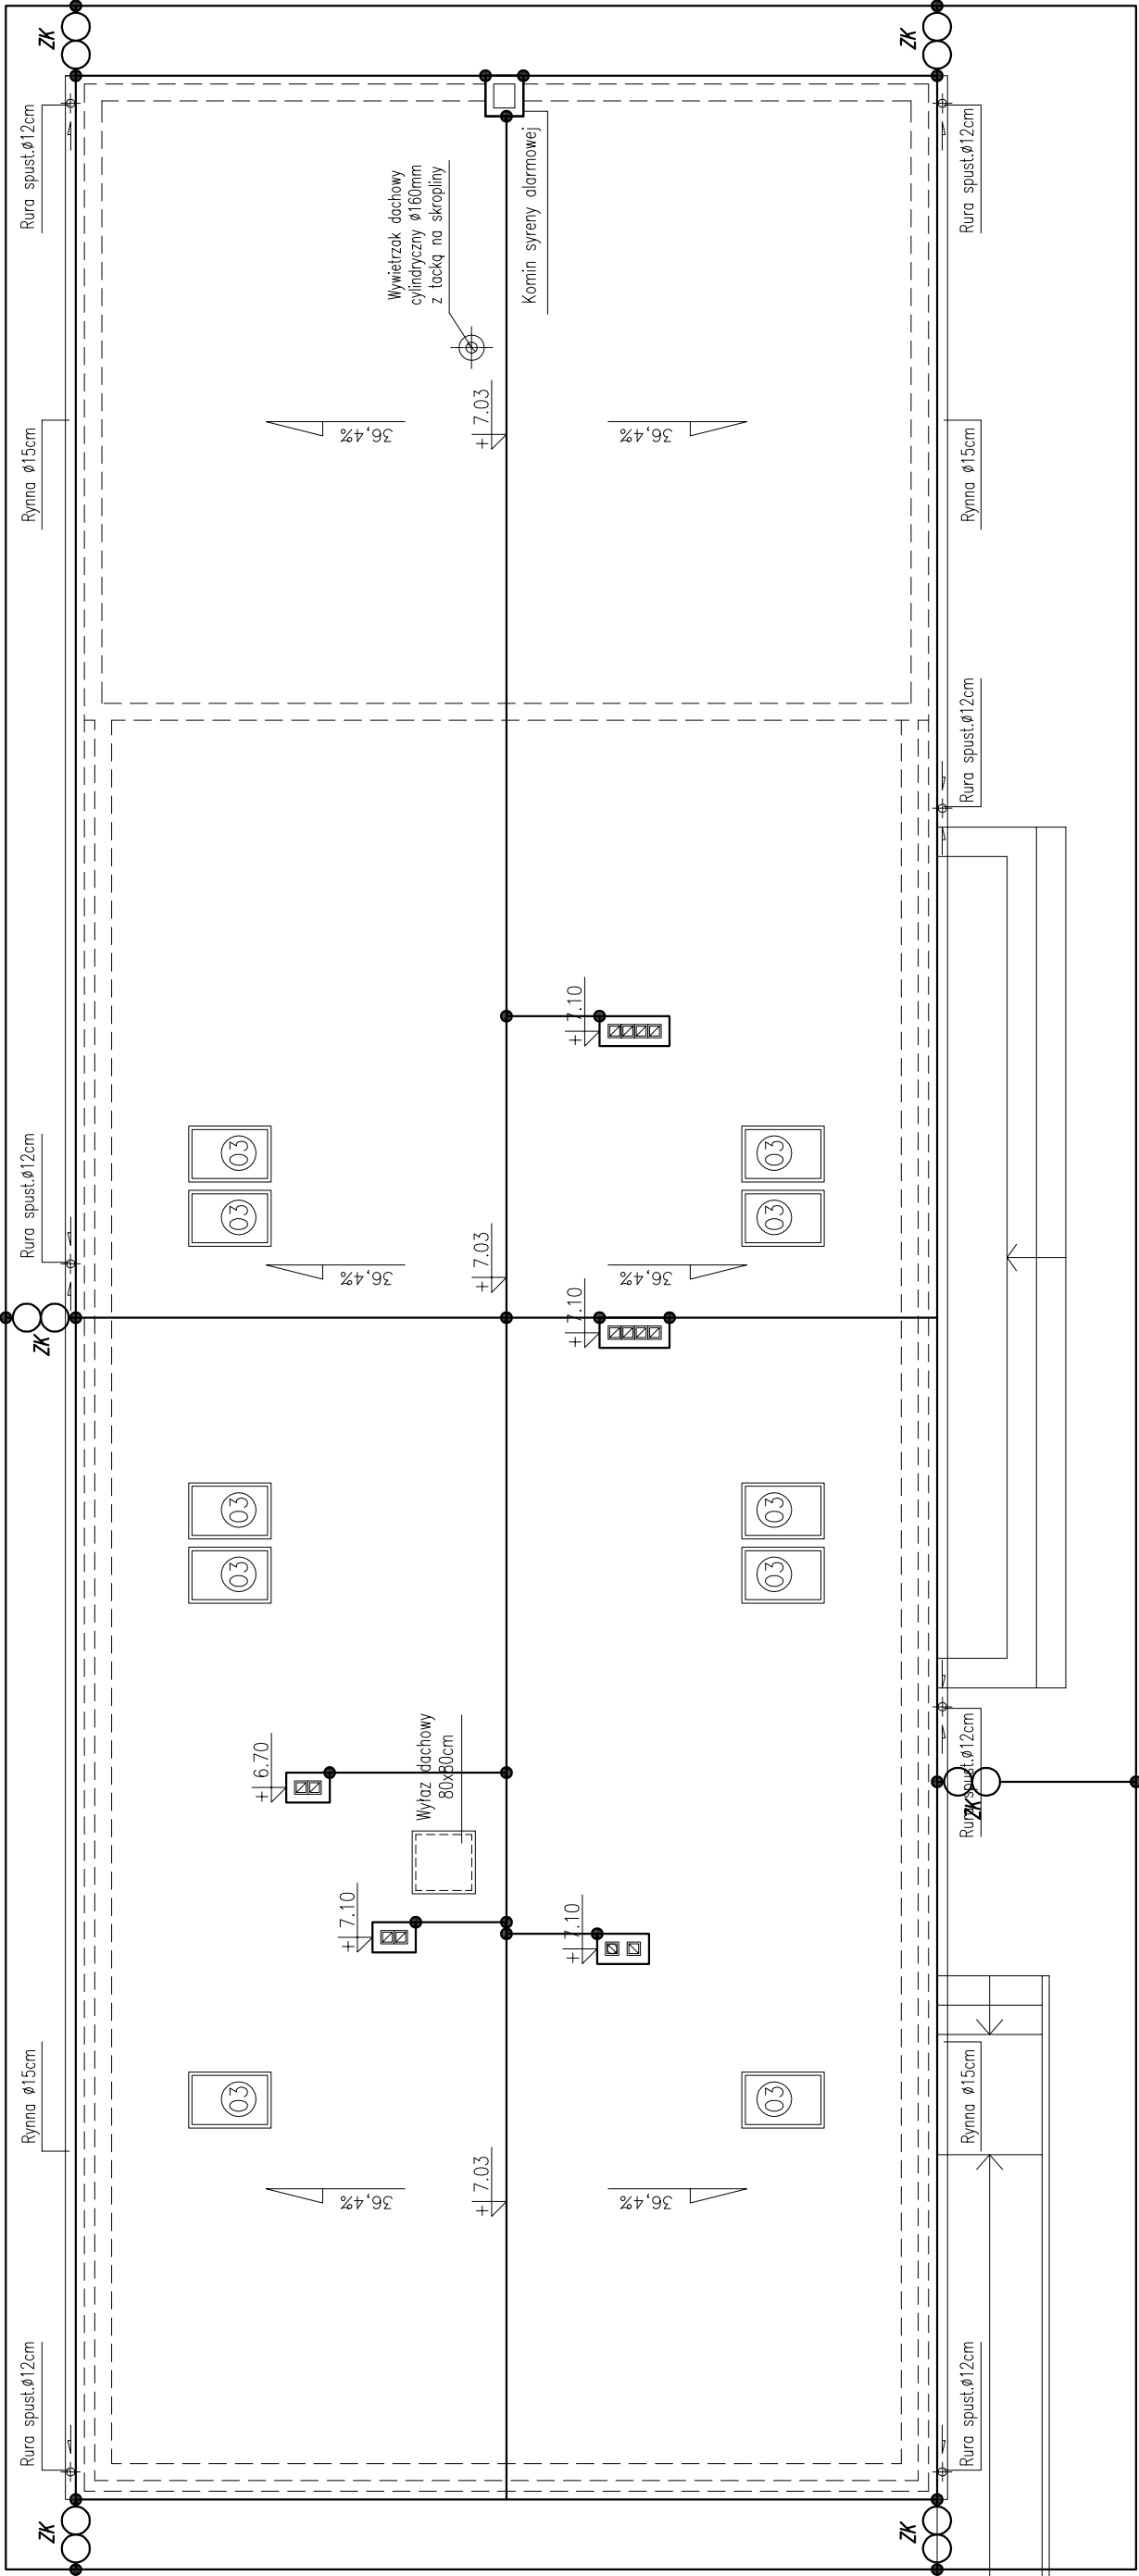

Jednostka projektowa:	PROJEKTORIUM Anna Lis	ul. Gąsienicza 29/ 20-010 Lublin
Inwestor:	Gmina Jabłonna 23-114 Jabłonna - Majątek	Jabłonna - Majątek 22 Data: IX 2017r.
Nazwa i adres inwestycji:	PRZEBUDOWA (MODERNIZACJA) REMIZY OSP W JABŁONNIE-MAJĄTEK NA POTRZEBY ŚWIETLICY ŚRODOWISKOWEJ I MIEJSCA SPOTKAN WRAZ Z ZAGOSPODAROWANIEM PLACU WOKÓŁ I WYPOSAŻENIEM OBREB: 8 JABŁONNA - MAJĄTEK, DZIAŁKA NR EWID. 228/5, JABŁONNA-MAJĄTEK 110D	Faza: PBW Skala: 1:100 Nr rysunku: IE-6
Nazwa rysunku:	RZUT DACHU INSTALACJA ODGROMOWA	
Imię i nazwisko / nr uprawnień	mgr inż. Paweł Wojczuk Inst. elek.	Specjalność: Inst. elek.
Projektował:	nr upr. LUB/0131/PWOE/10	
Sprawił:	mgr inż. Zygmunt Szymczyk Inst. elek.	
Opracował:	nr upr. LUB/0022/PWOE/05	
Niniejszy projekt jest chroniony prawem autorskim. Kopiowanie, publikowanie oraz wykorzystanie projektu do jakichkolwiek innych celów bez wiedzy i zgody autorów jest zabronione na mocy listawy o Prawie Autorskim i prawach pokrewnych z dnia 4 lutego 1994r. (Dz.U.z 1994r., nr 24, poz.85)		